


RZUT PIĘTRA -INSTALACJA CO

skala 1:100

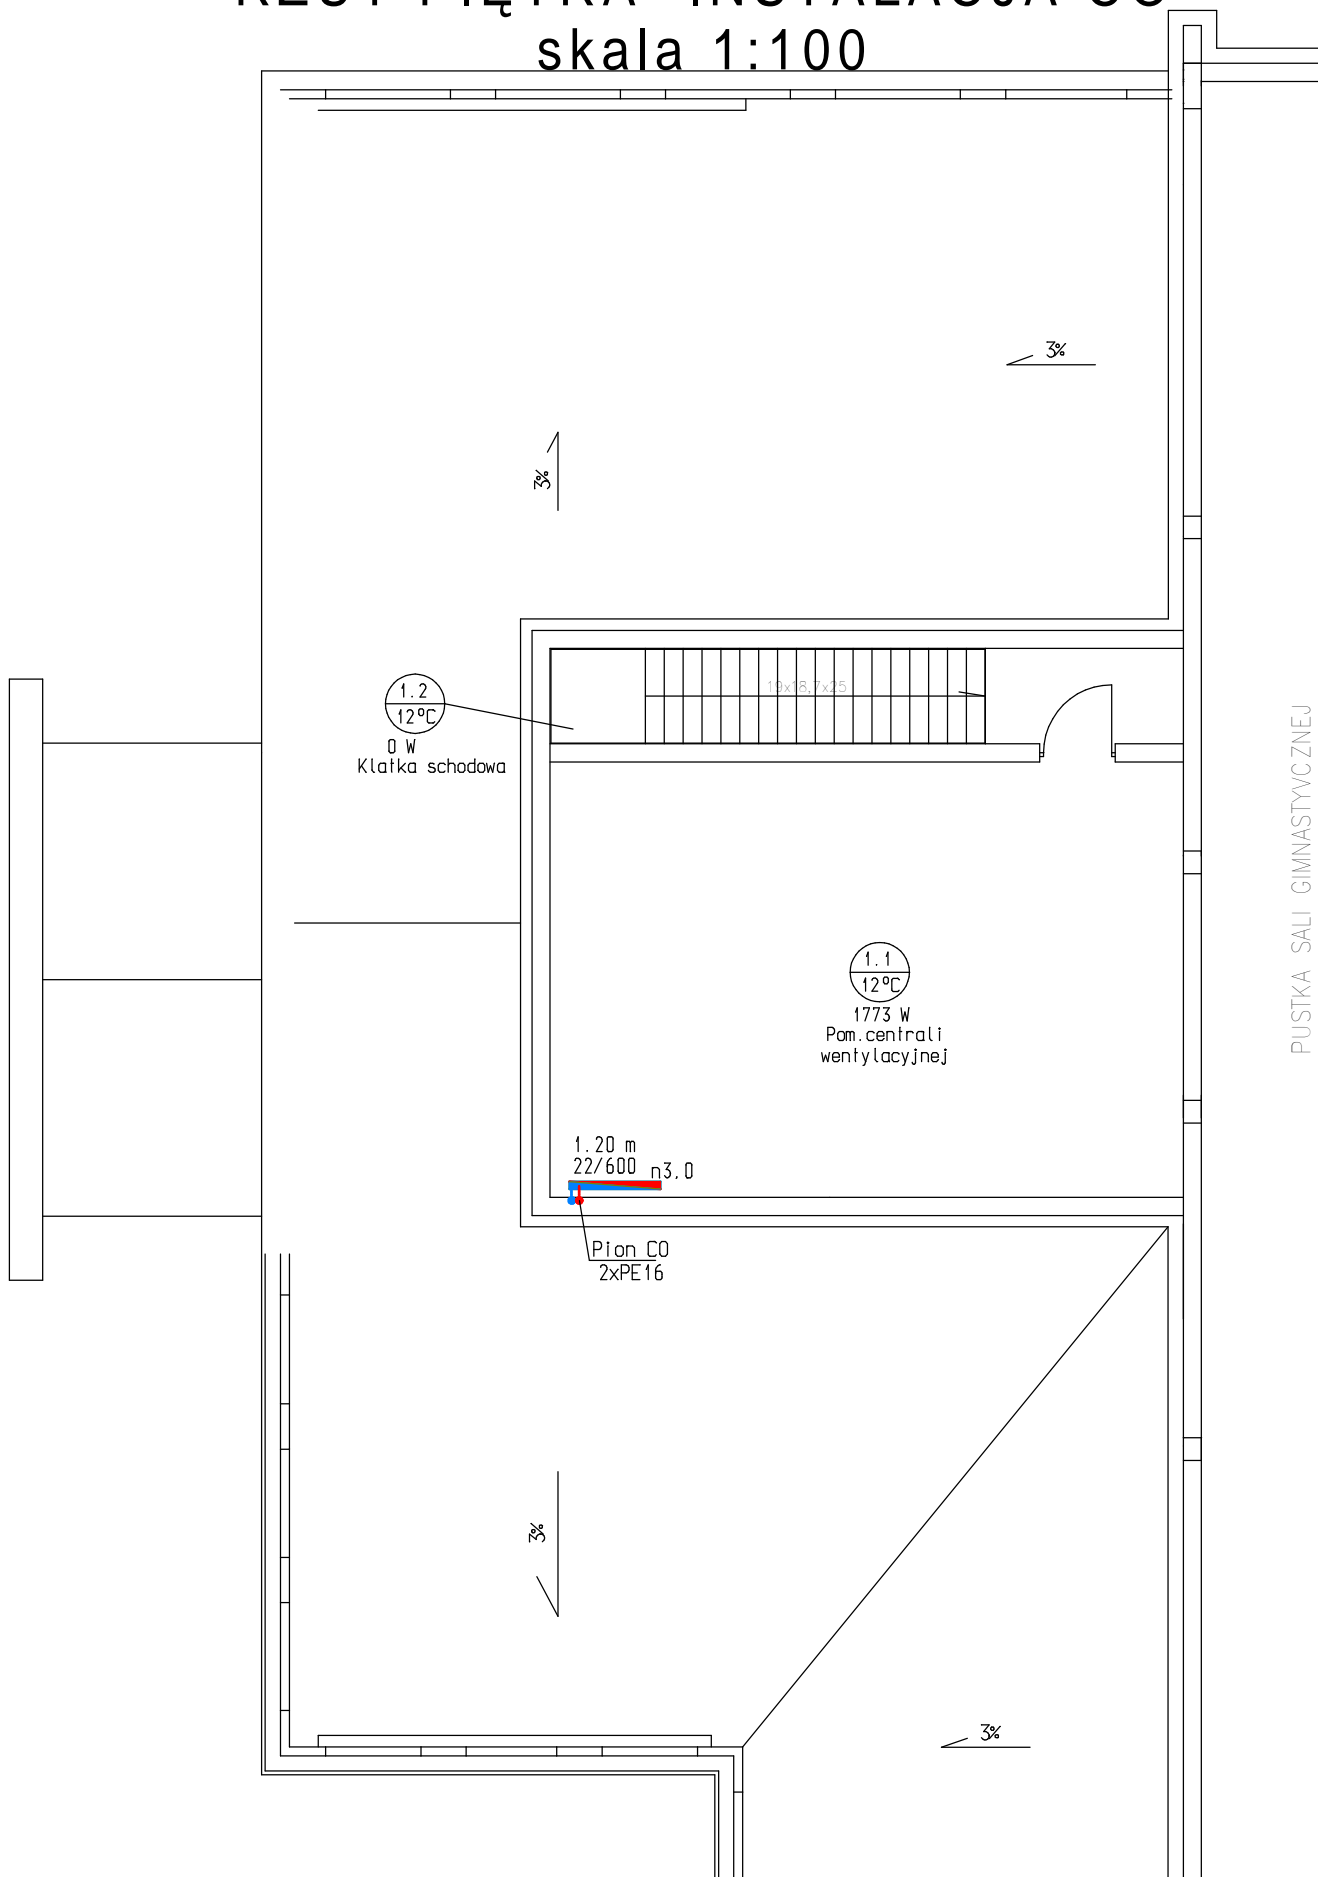

Nazwa rys.:Rzut piętra -instalacja CO			Rys.S4
Obiekt:Projekt budowlany zamienny -część sanitarna Hala sportowa przy Liceum Ogólnokształcącym, Ostrów Mazowiecka, ul. Kościuszki dz.nr 4110/1			Skala 1:100
			Data 11.2013r
Autor projektu	Imię i nazwisko	Nr upr.	Podpis
	mgr inż. Marcin Pawłuszewicz	Bt/195/01	